




INTERFERENZE CON RETE ACQUA INDUSTRIALE - Scala :1:1000

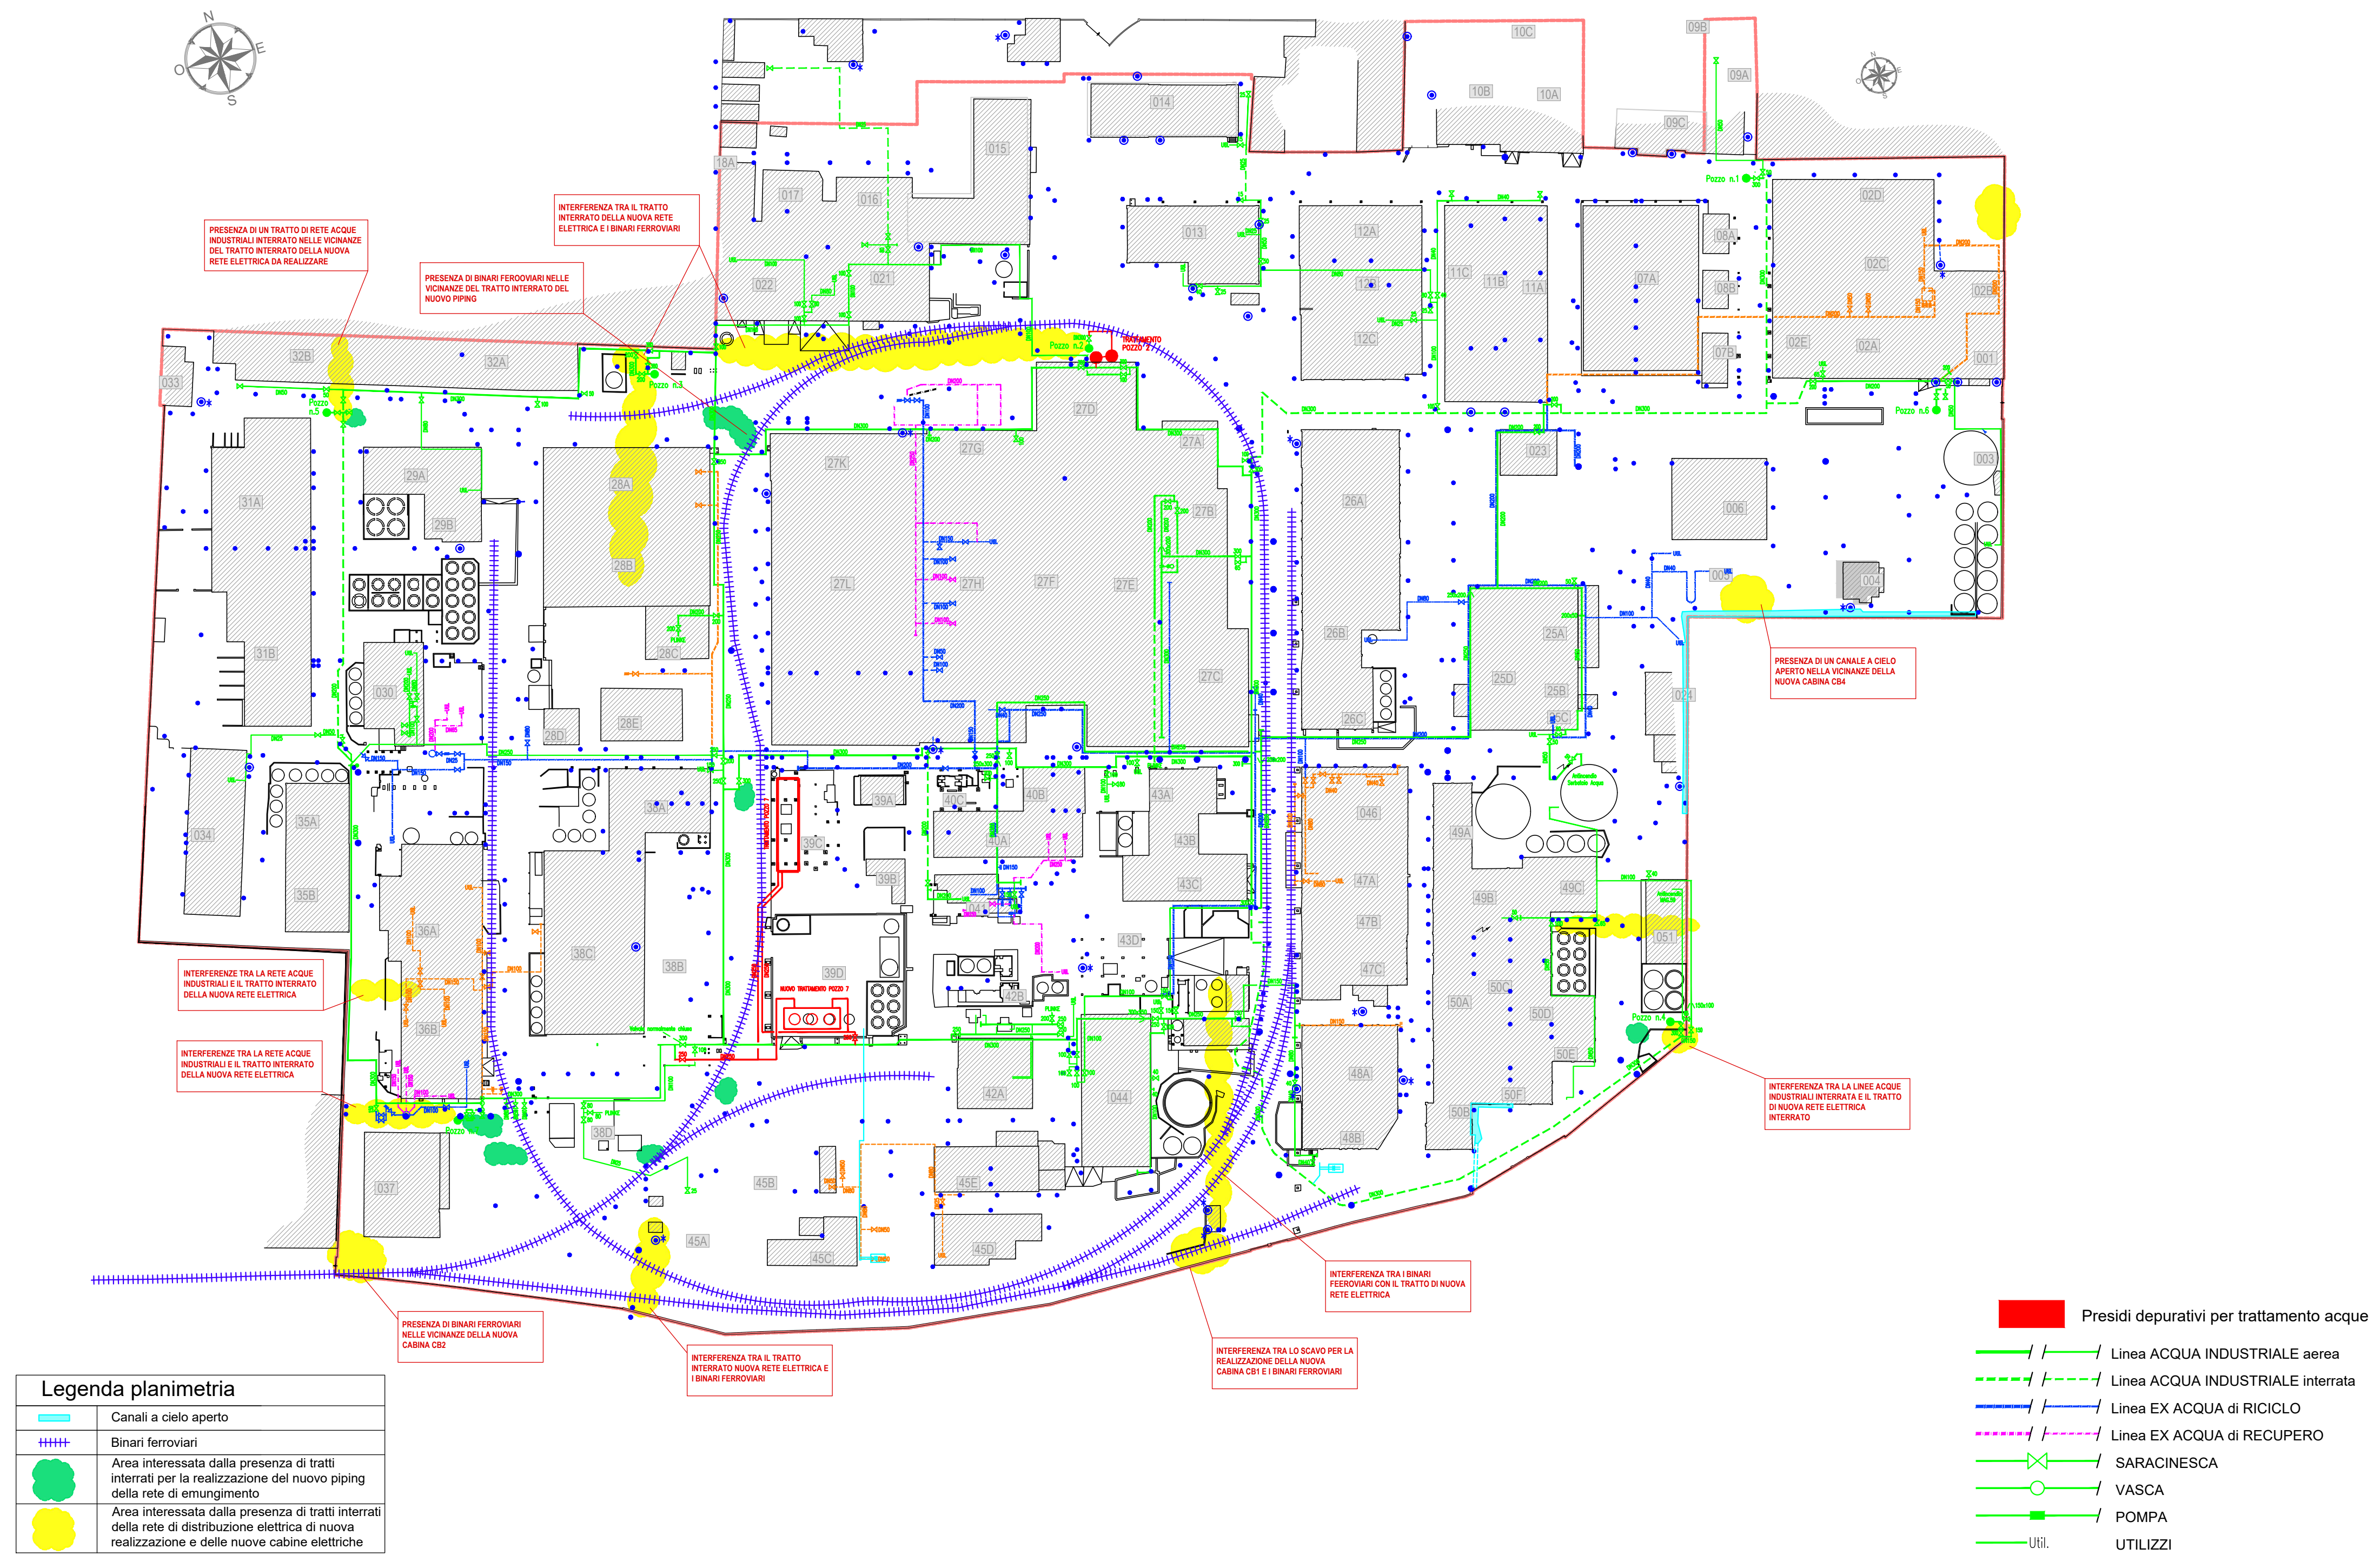


INTERFERENZE CON RETE METANO, RETE TELECOMUNICAZIONI E RETE ELETTRICA MT AT - Scala :1:1000

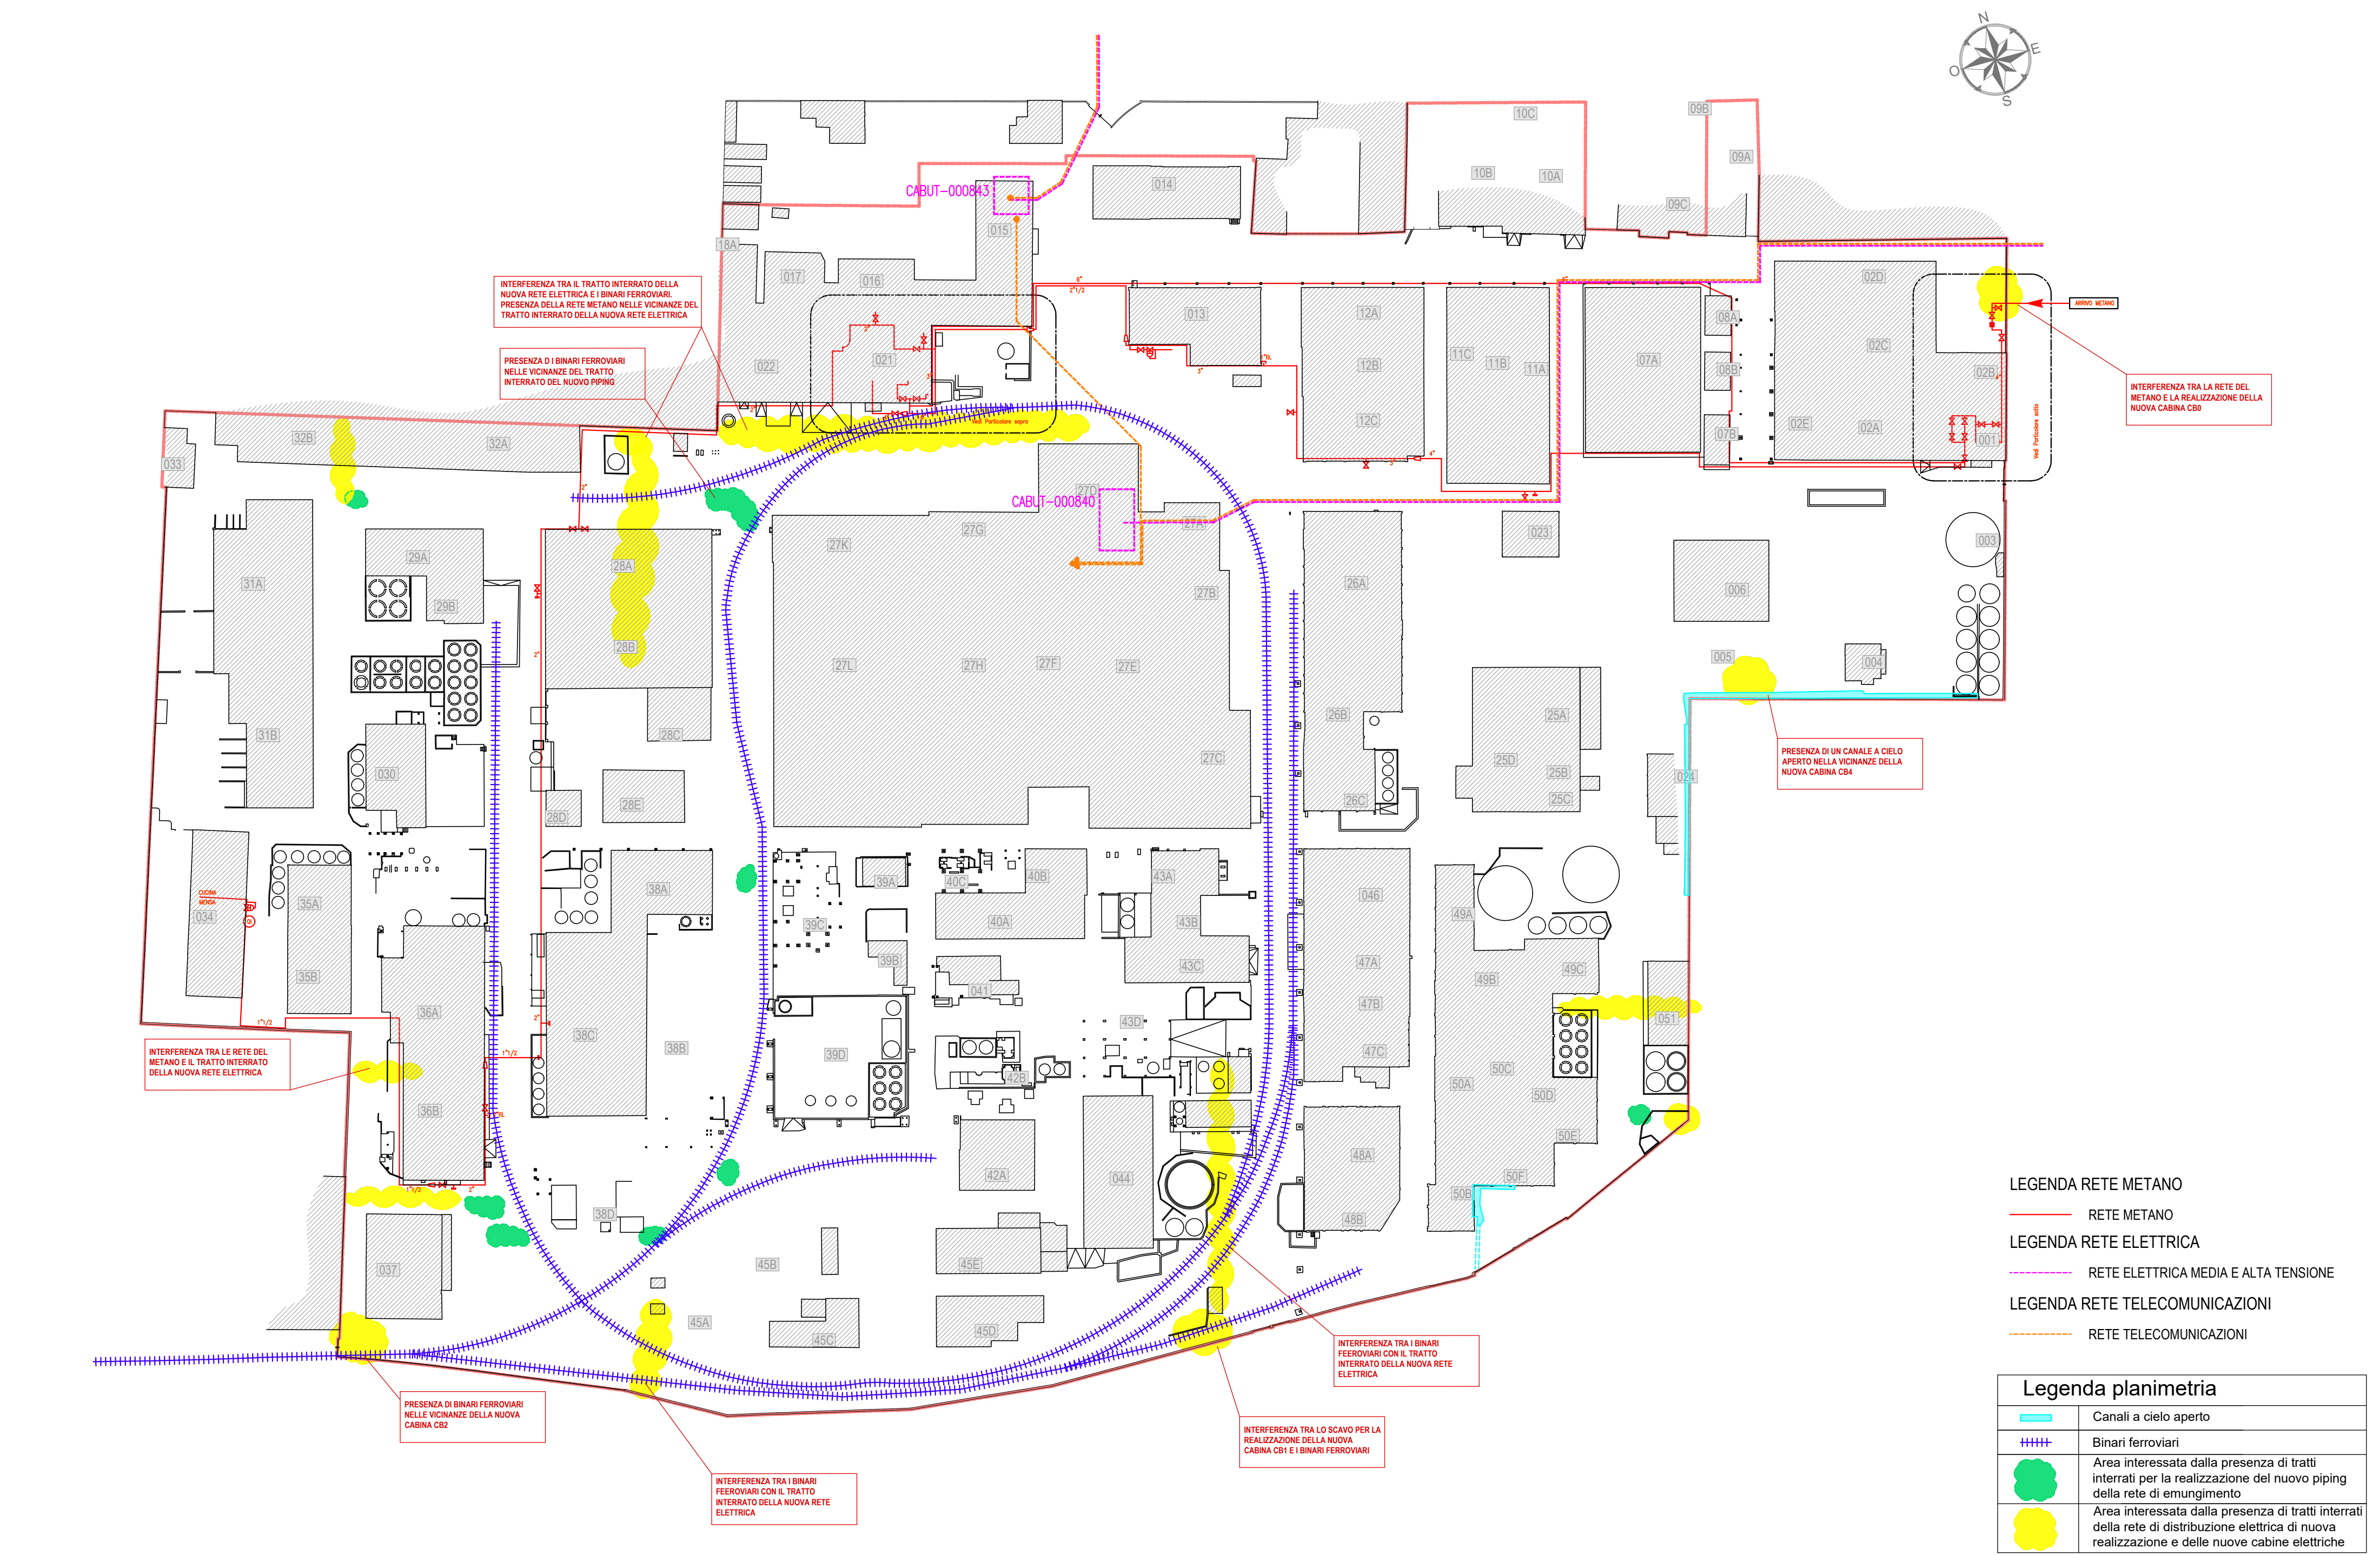

INTERFERENZE CON RETE FOGNARIA - Scala :1:1000

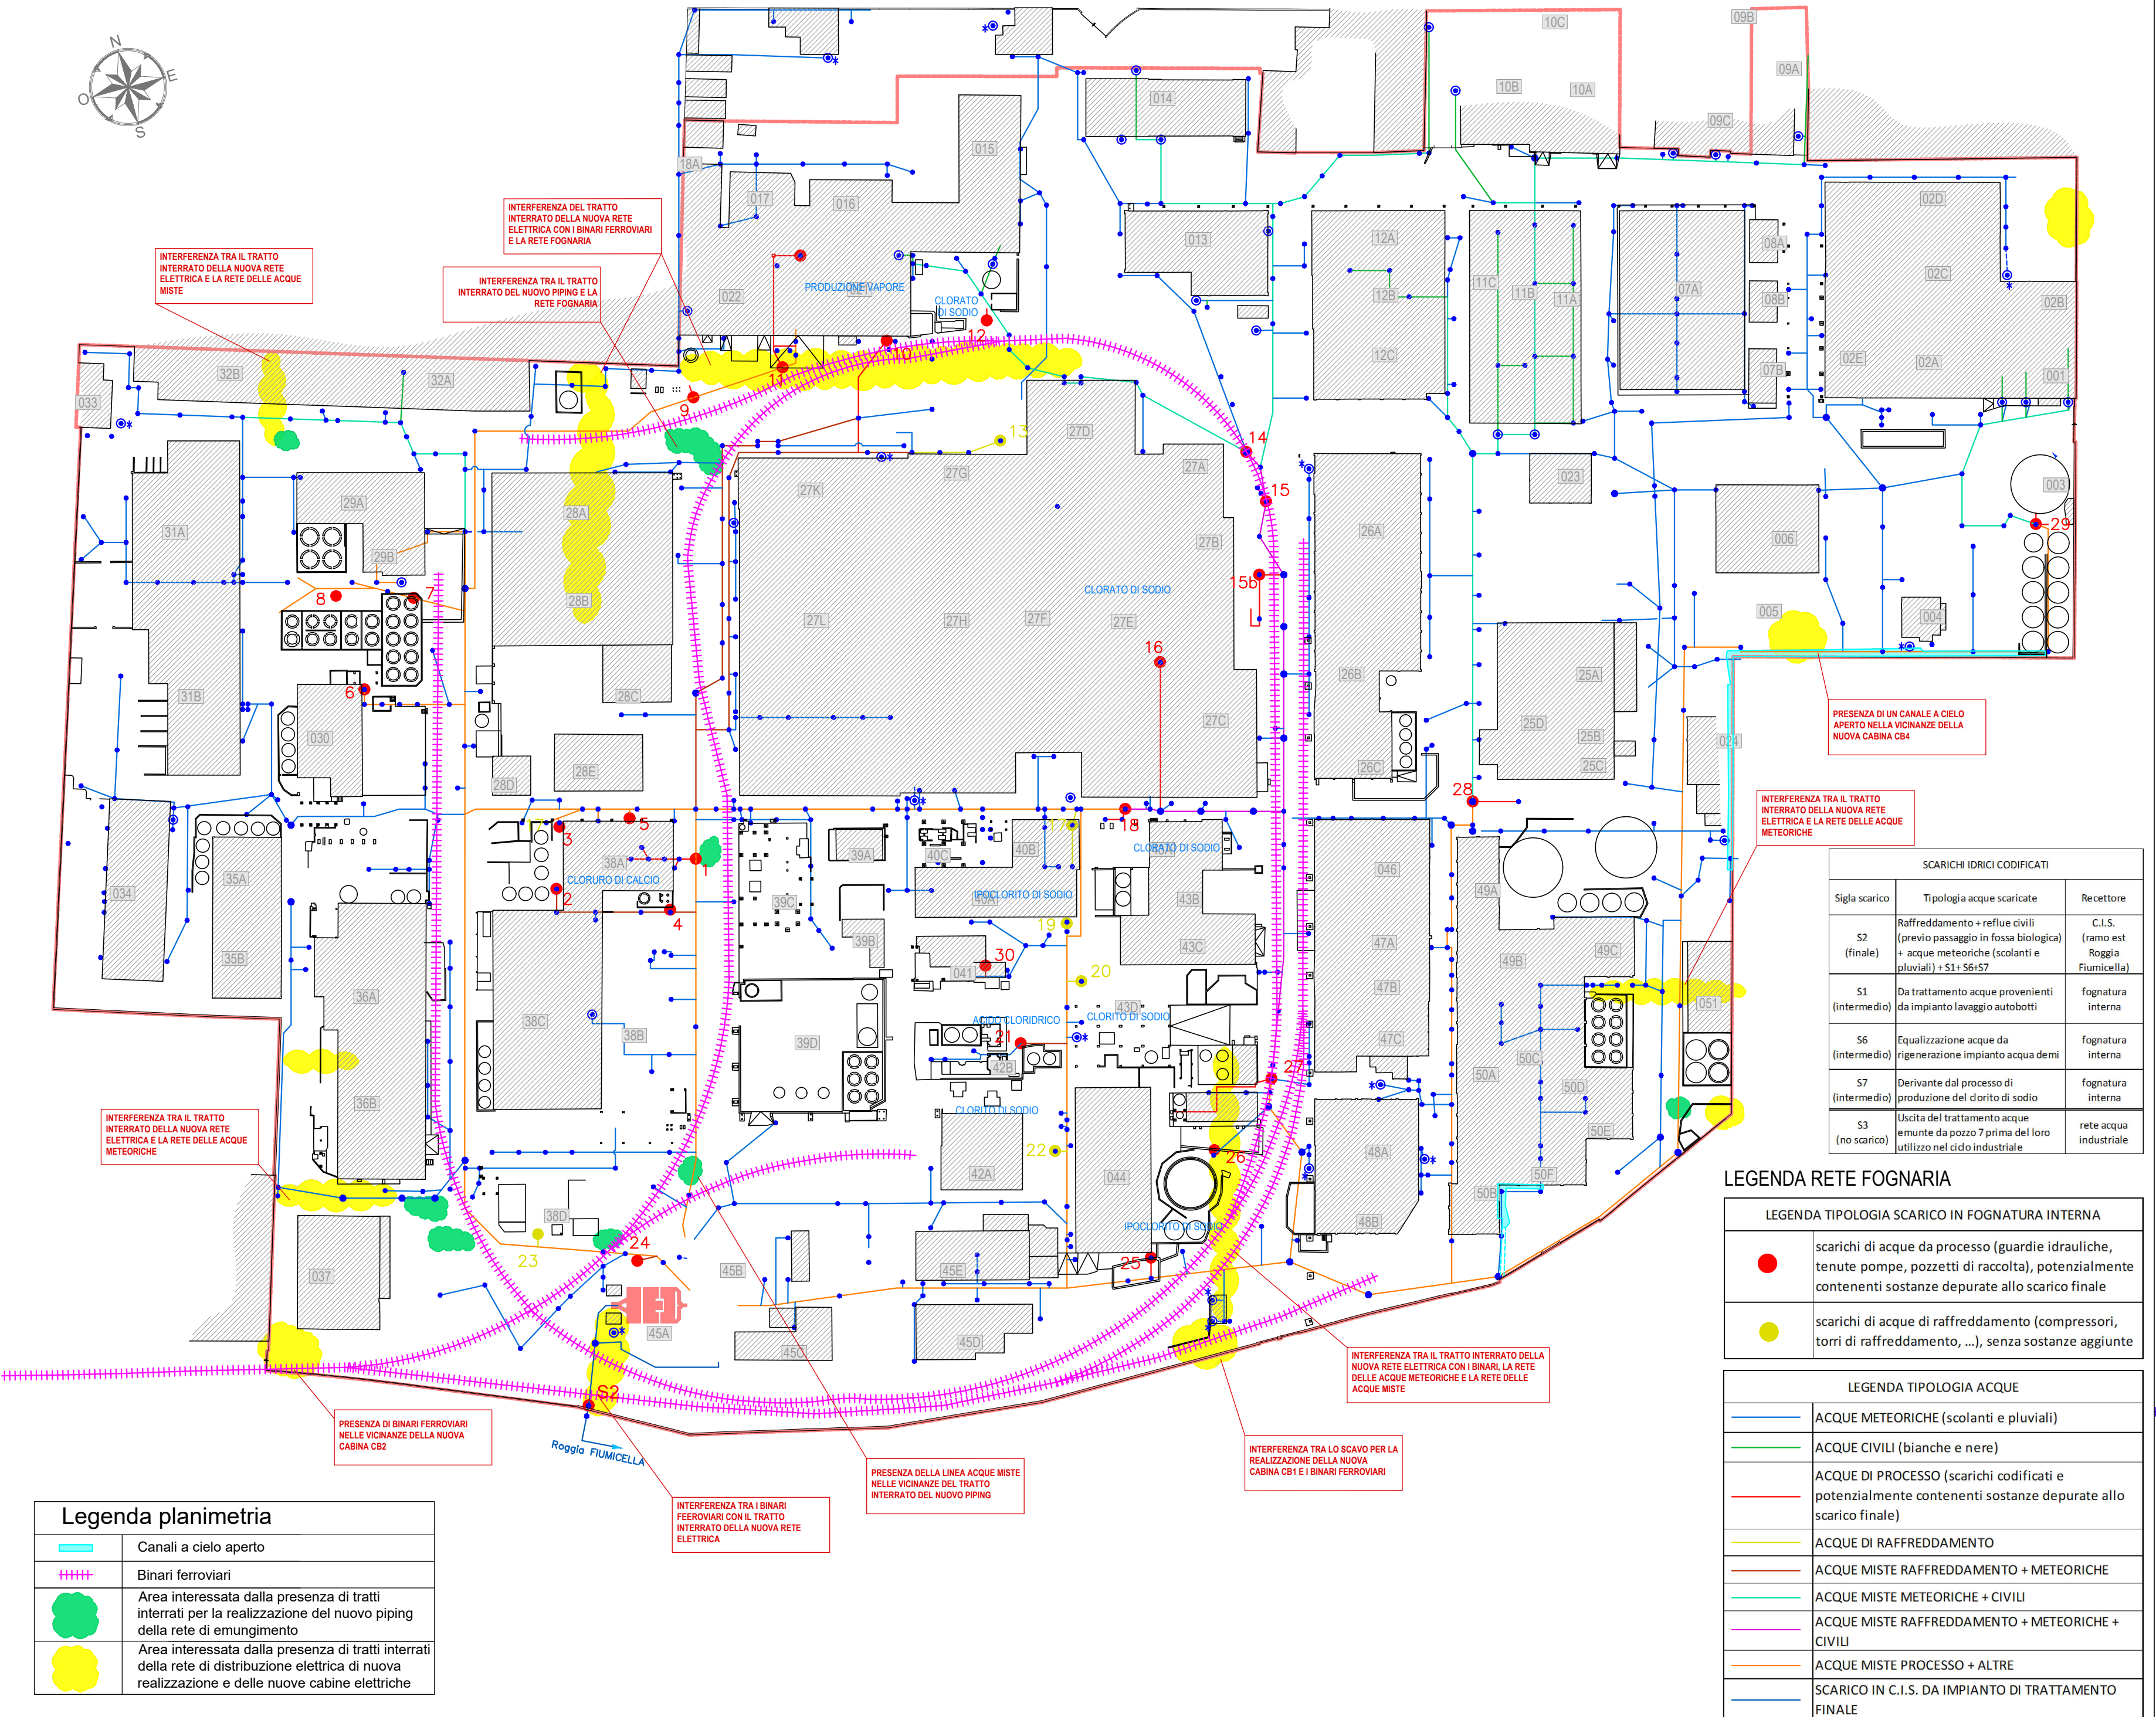

INTERFERENZE CON RETE ANTINCENDIO - Scala :1:1000

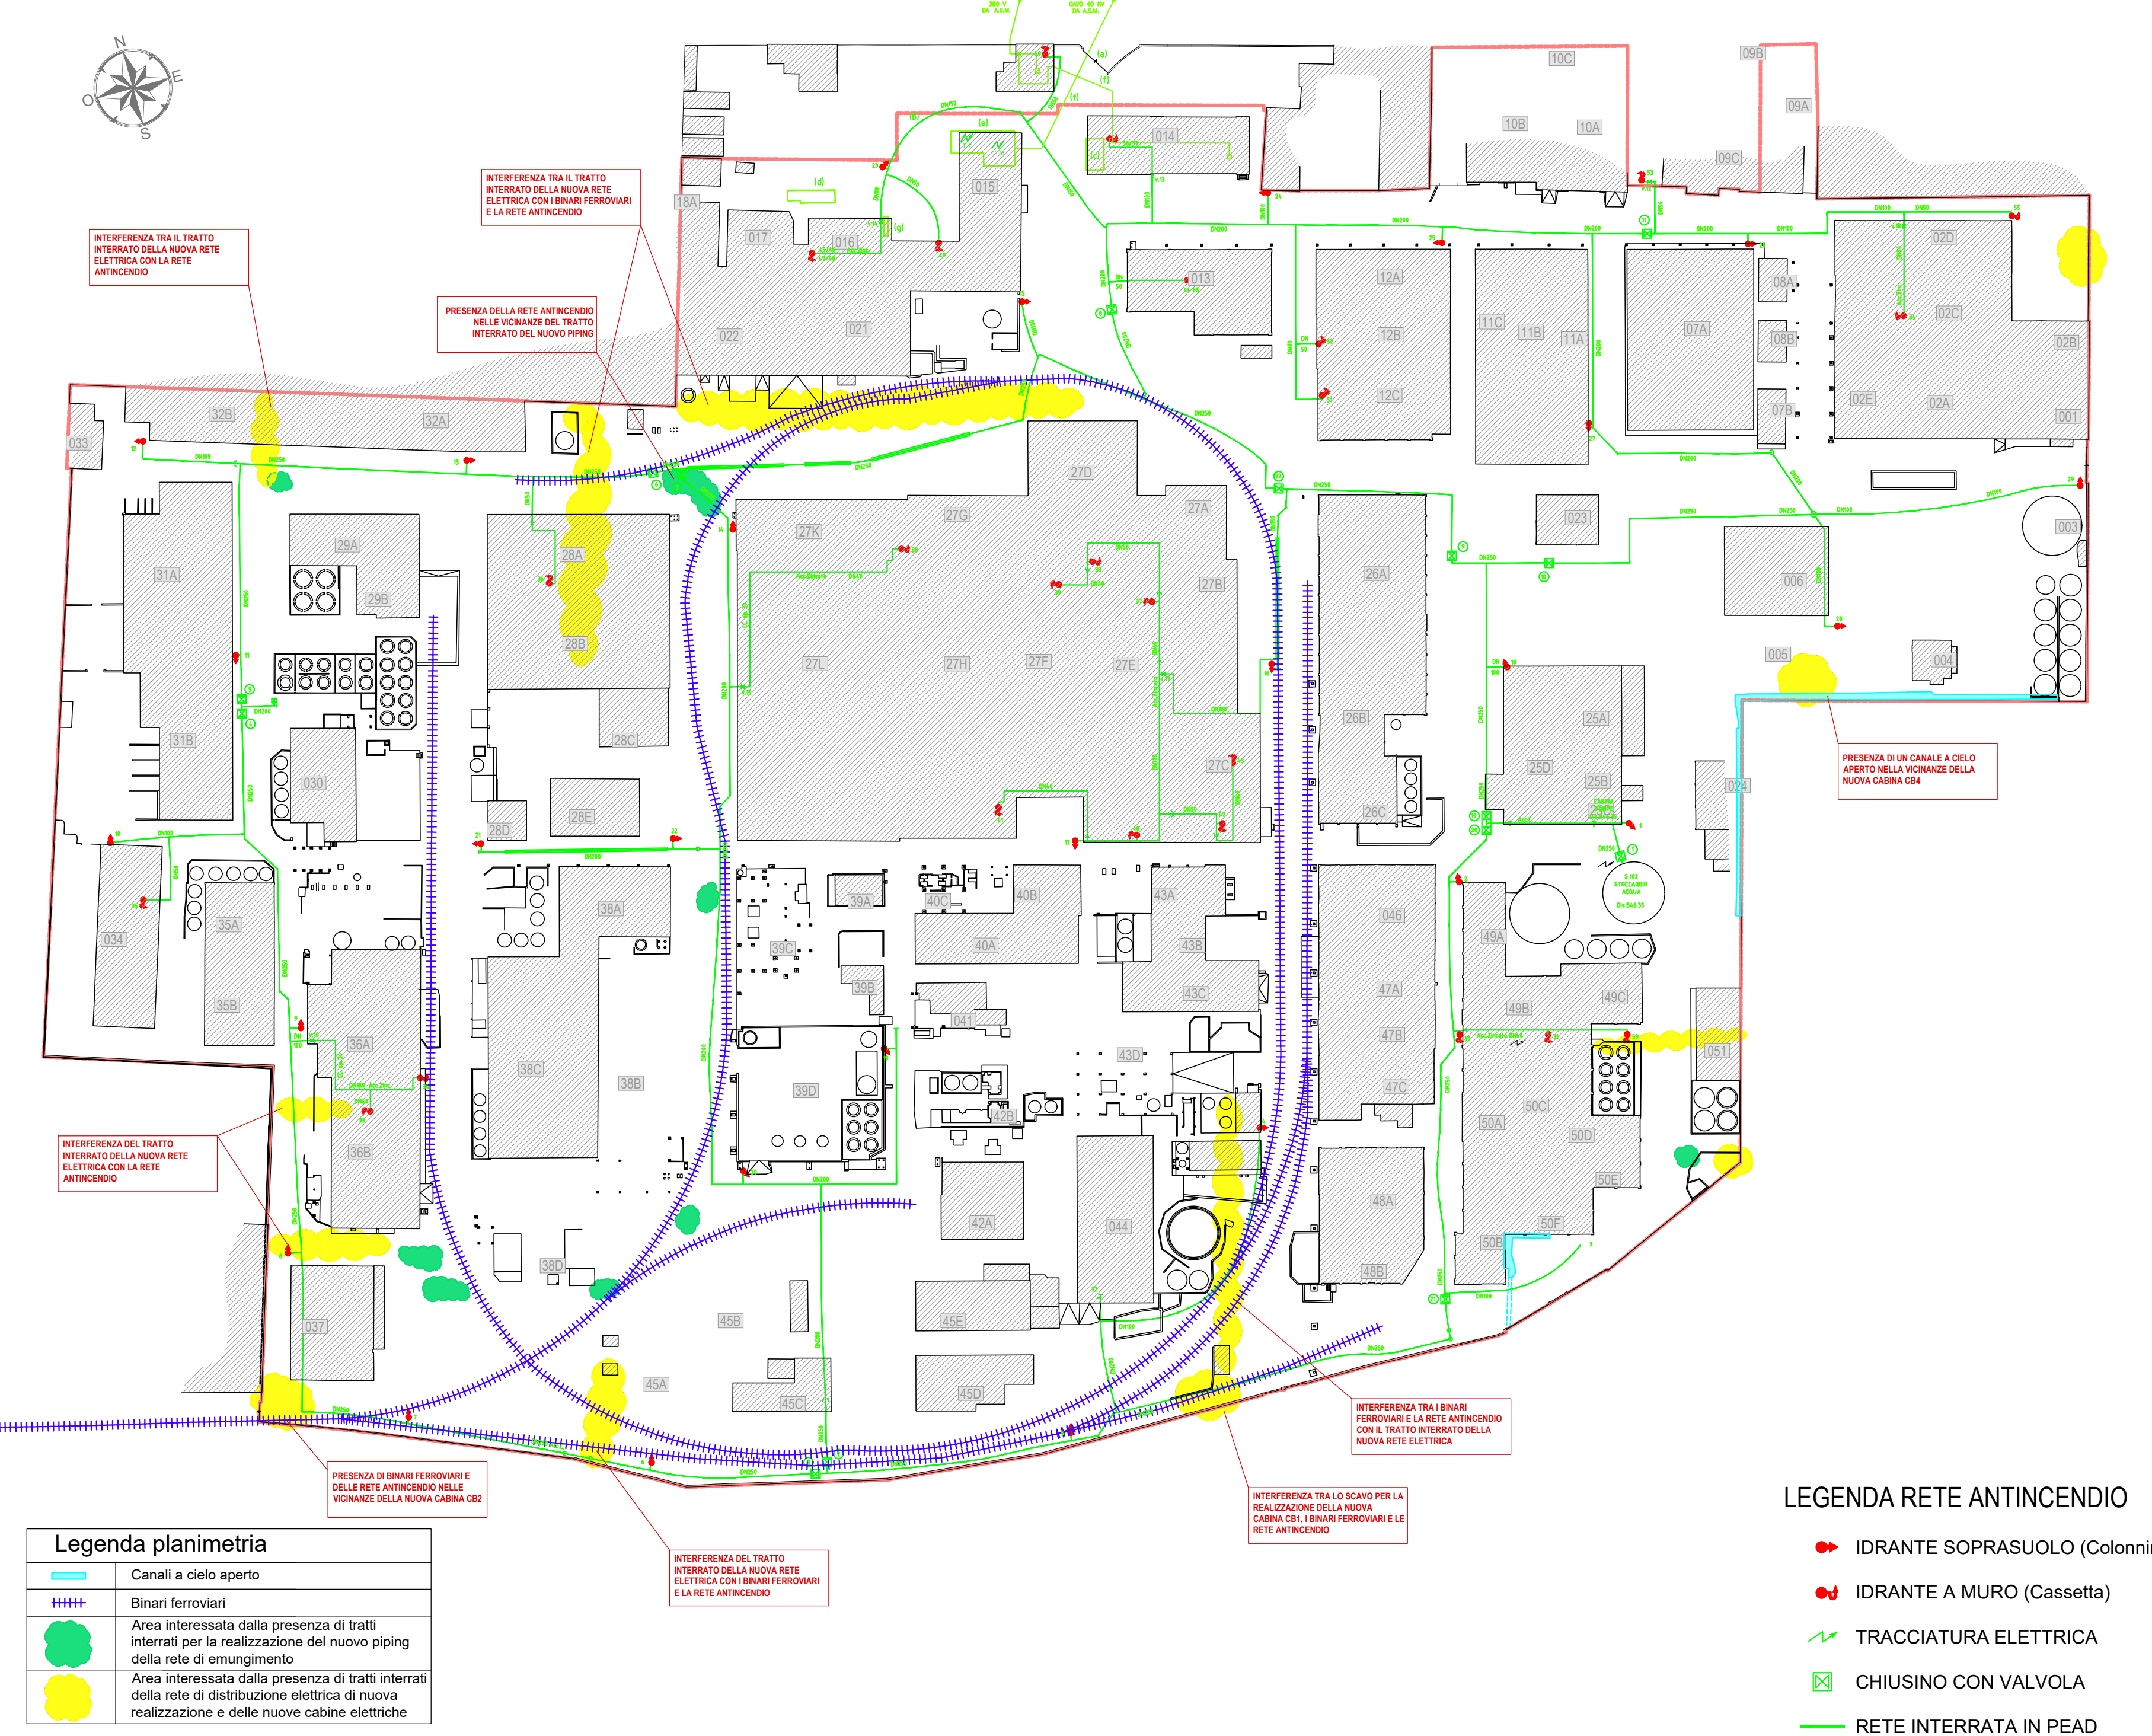

NOTA:
In relazione alle aree di possibile interferenza individuate, si segnala che la progettazione esecutiva relativa al nuovo piping ed alla nuova rete elettrica è attualmente in corso ed i relativi tracciati verranno definiti in modo da interferire nel minor numero di punti possibili con i sottoservizi presenti.
Si rimanda agli elaborati progettuali relativi al nuovo impianto di distribuzione elettrico e all'adeguamento dei sistemi di piping per la descrizione di dettaglio delle modalità di risoluzione delle interferenze.

MINISTERO DELL'AMBIENTE
E DELLA TUTELA DEL TERRITORIO E DEL MARE

commissario straordinario
BRESCIA CAFFARO

PROGETTAZIONE ESECUTIVA

Interventi di decommissioning, bonifica e MISP presso lo stabilimento Caffaro Brescia (BS)

Stralcio di Prima Fase

Sito: Stabilimento Caffaro Brescia

CIG 9916350EE1
CUP F84D2000014001

STAZIONE APPALTANTE:
Commissario Straordinario Sito
Interesse Nazionale "Brescia Caffaro"

via G. Marconi, 12 25128 Brescia
Tel. 030.2978564

APPALTATORE
Raggruppamento Temporaneo di
Imprese (R.T.I.)

PROGETTISTI INCARICATI DALL'RTI
Raggruppamento Temporaneo di
Progettisti (R.T.P.)

via G. Marconi, 12 25128 Brescia
Tel. 030.2978564

GRUPPO PROGETTAZIONE INTERNO:
NCE S.r.l.
Ing. Silvia Castano (Project Manager)
Ing. Luca Madi
Ing. Marianna Trevisan

NCE S.r.l.
Ing. Maria Mariani

Risoluzione delle interferenze, fase iniziale

Codice elaborato	Formato	Scala
D-035-23634792-WP-P1-EN-DIS-1	A0	1:1000

	Informazioni	Qualità			
1	Feb. 2025	Revisione	NCE-WSP	Preparato da	G.A.
0	Dic. 2024	Prima emissione	NCE-WSP	Controllato da	M.M.
Rev.	Data	Rev. Revisione	Redatto	Verificato da	L.M.
				Approvato da	J.D.